



PIANO INTERRATO

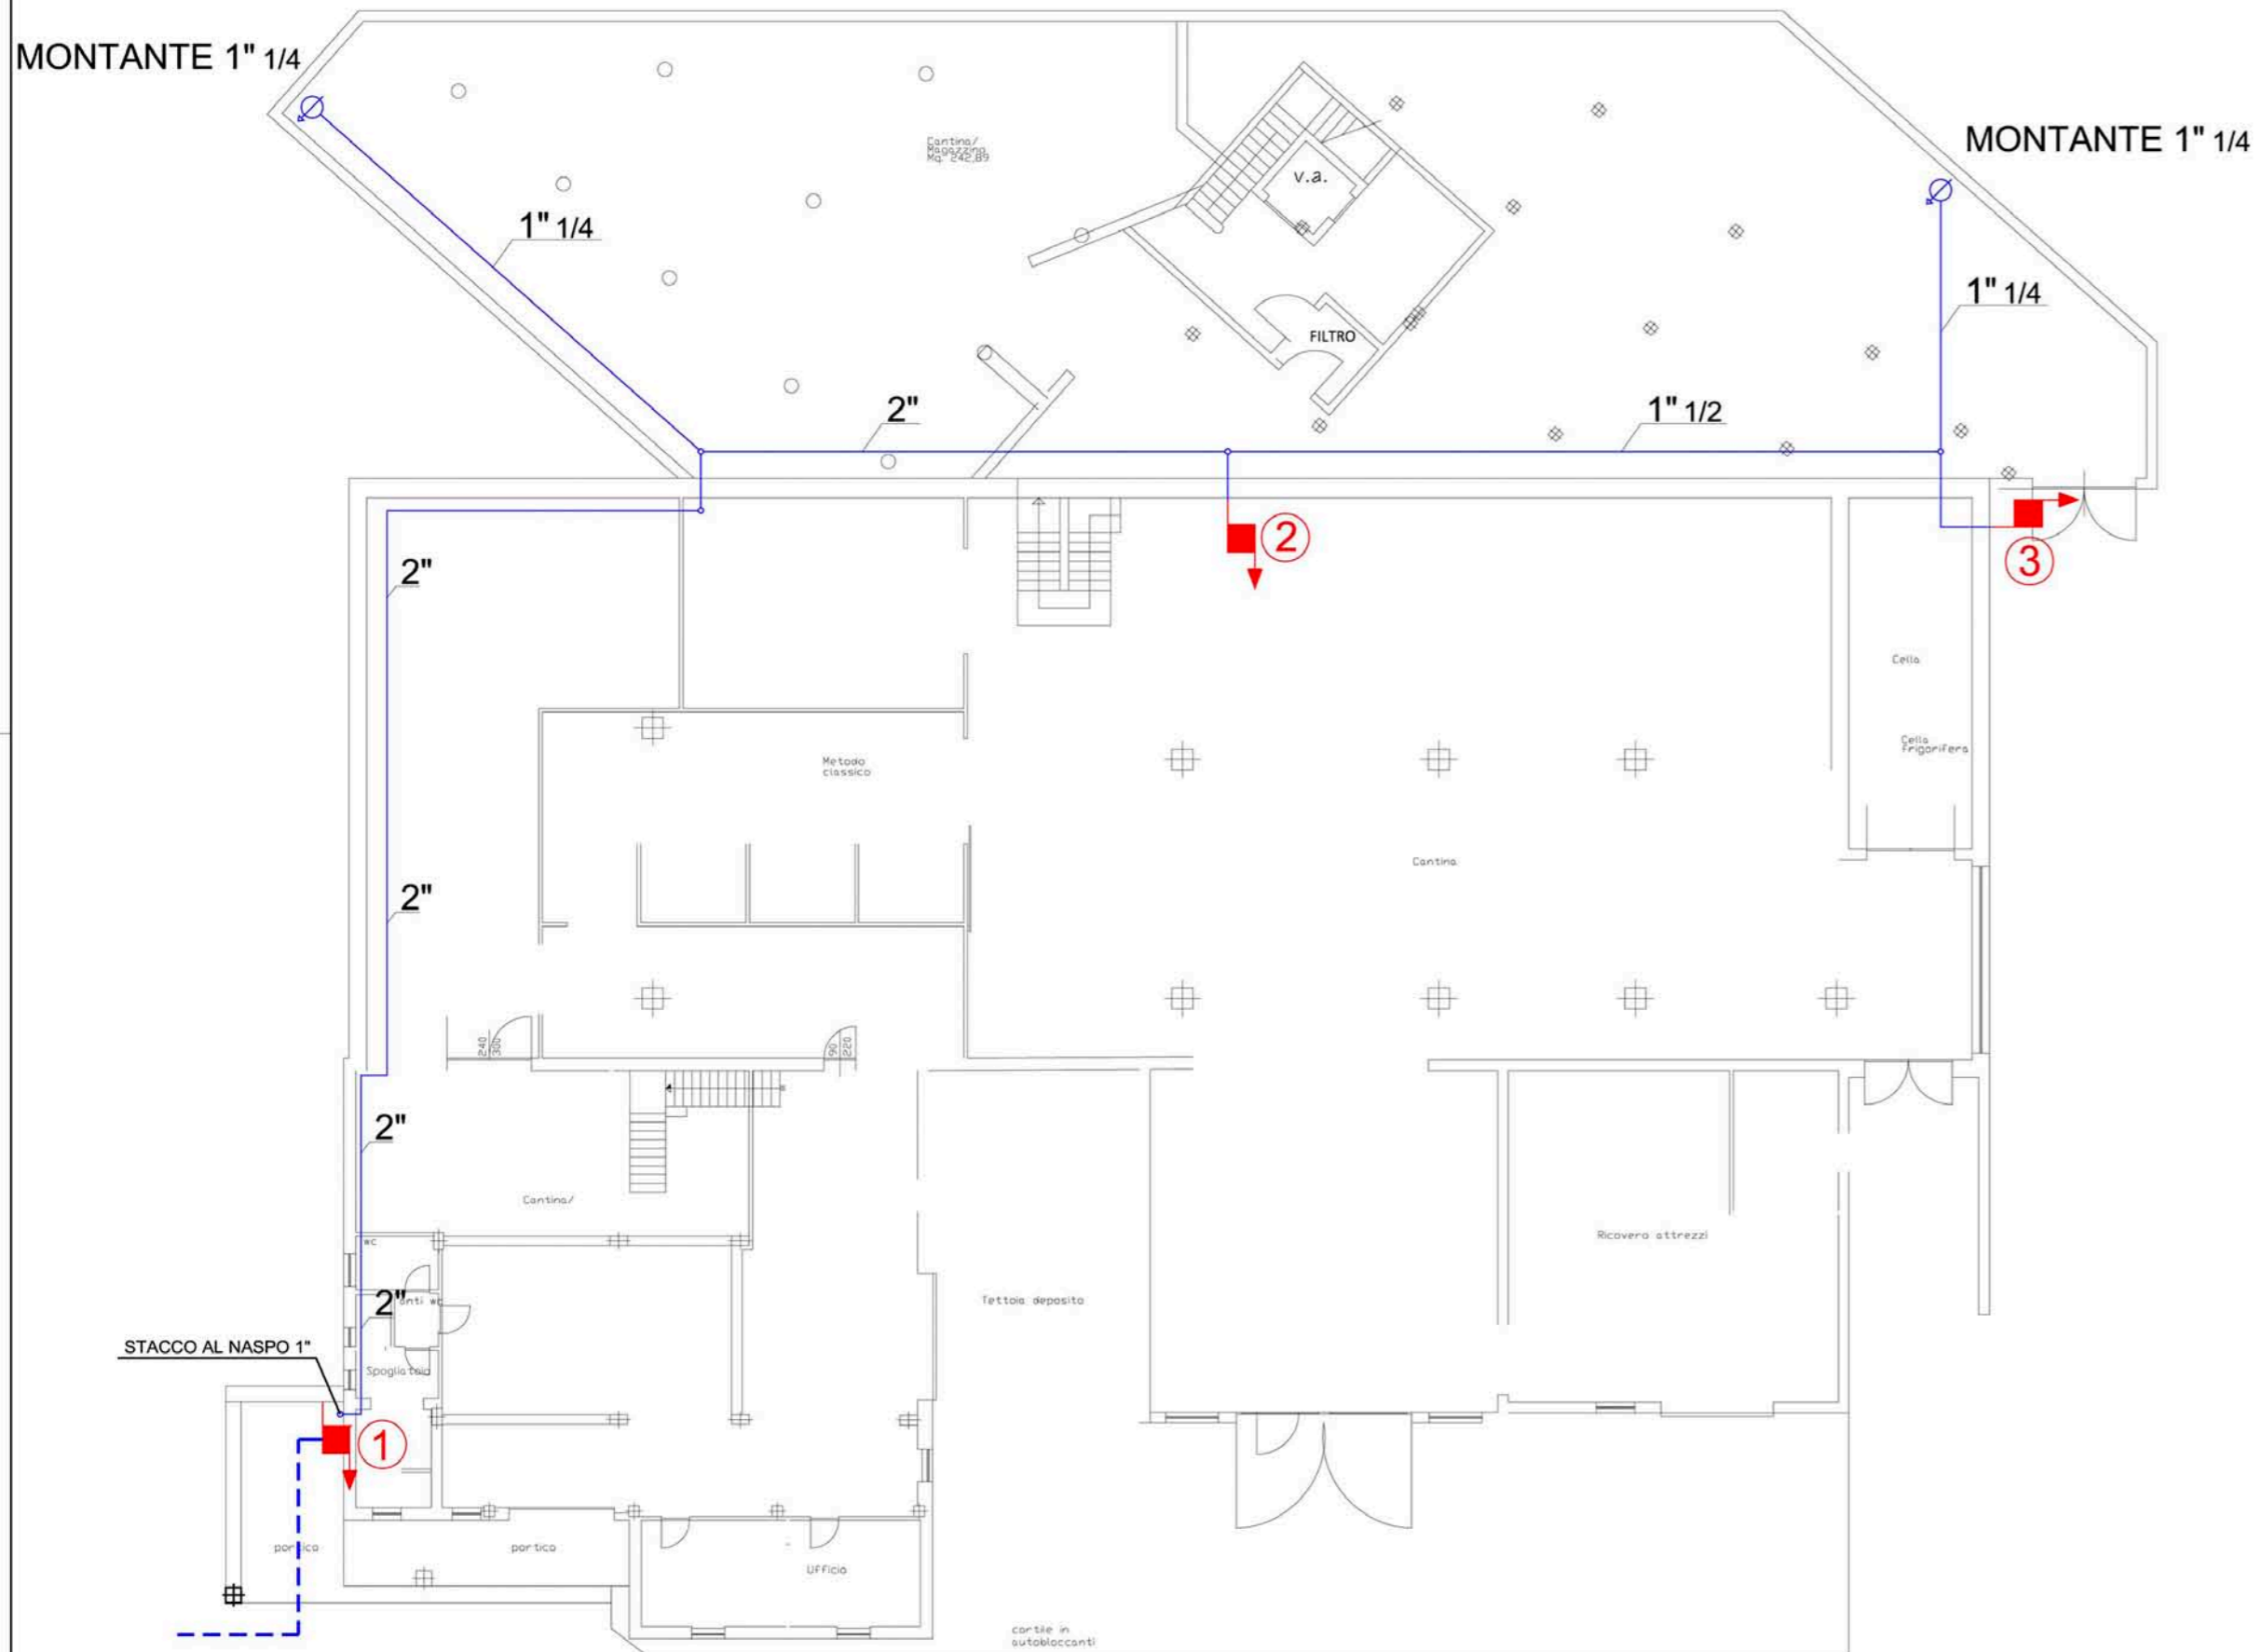

LEGENDA

	Tubazioni in Polietilene PE 100 - PFA 16 Ø est. 63 mm Servizio: Rete impianto fisso estinzione incendi Posa: Interrata secondo norma UNI 10779
	Tubazioni in Acciaio UNI EN 10255 serie L e serie media / UNI EN 10224 Servizio: Rete impianto fisso estinzione incendi Posa: A vista
	Montante 1" 1/4 in Acciaio UNI EN 10255 serie L e serie media / UNI EN 10224 Servizio: Rete impianto fisso estinzione incendi Posa: A vista
	Naspo a muro DN 25, completo di cassetta, manichetta, lancia frazionatrice e cartello indicatore

PIANO TERRA

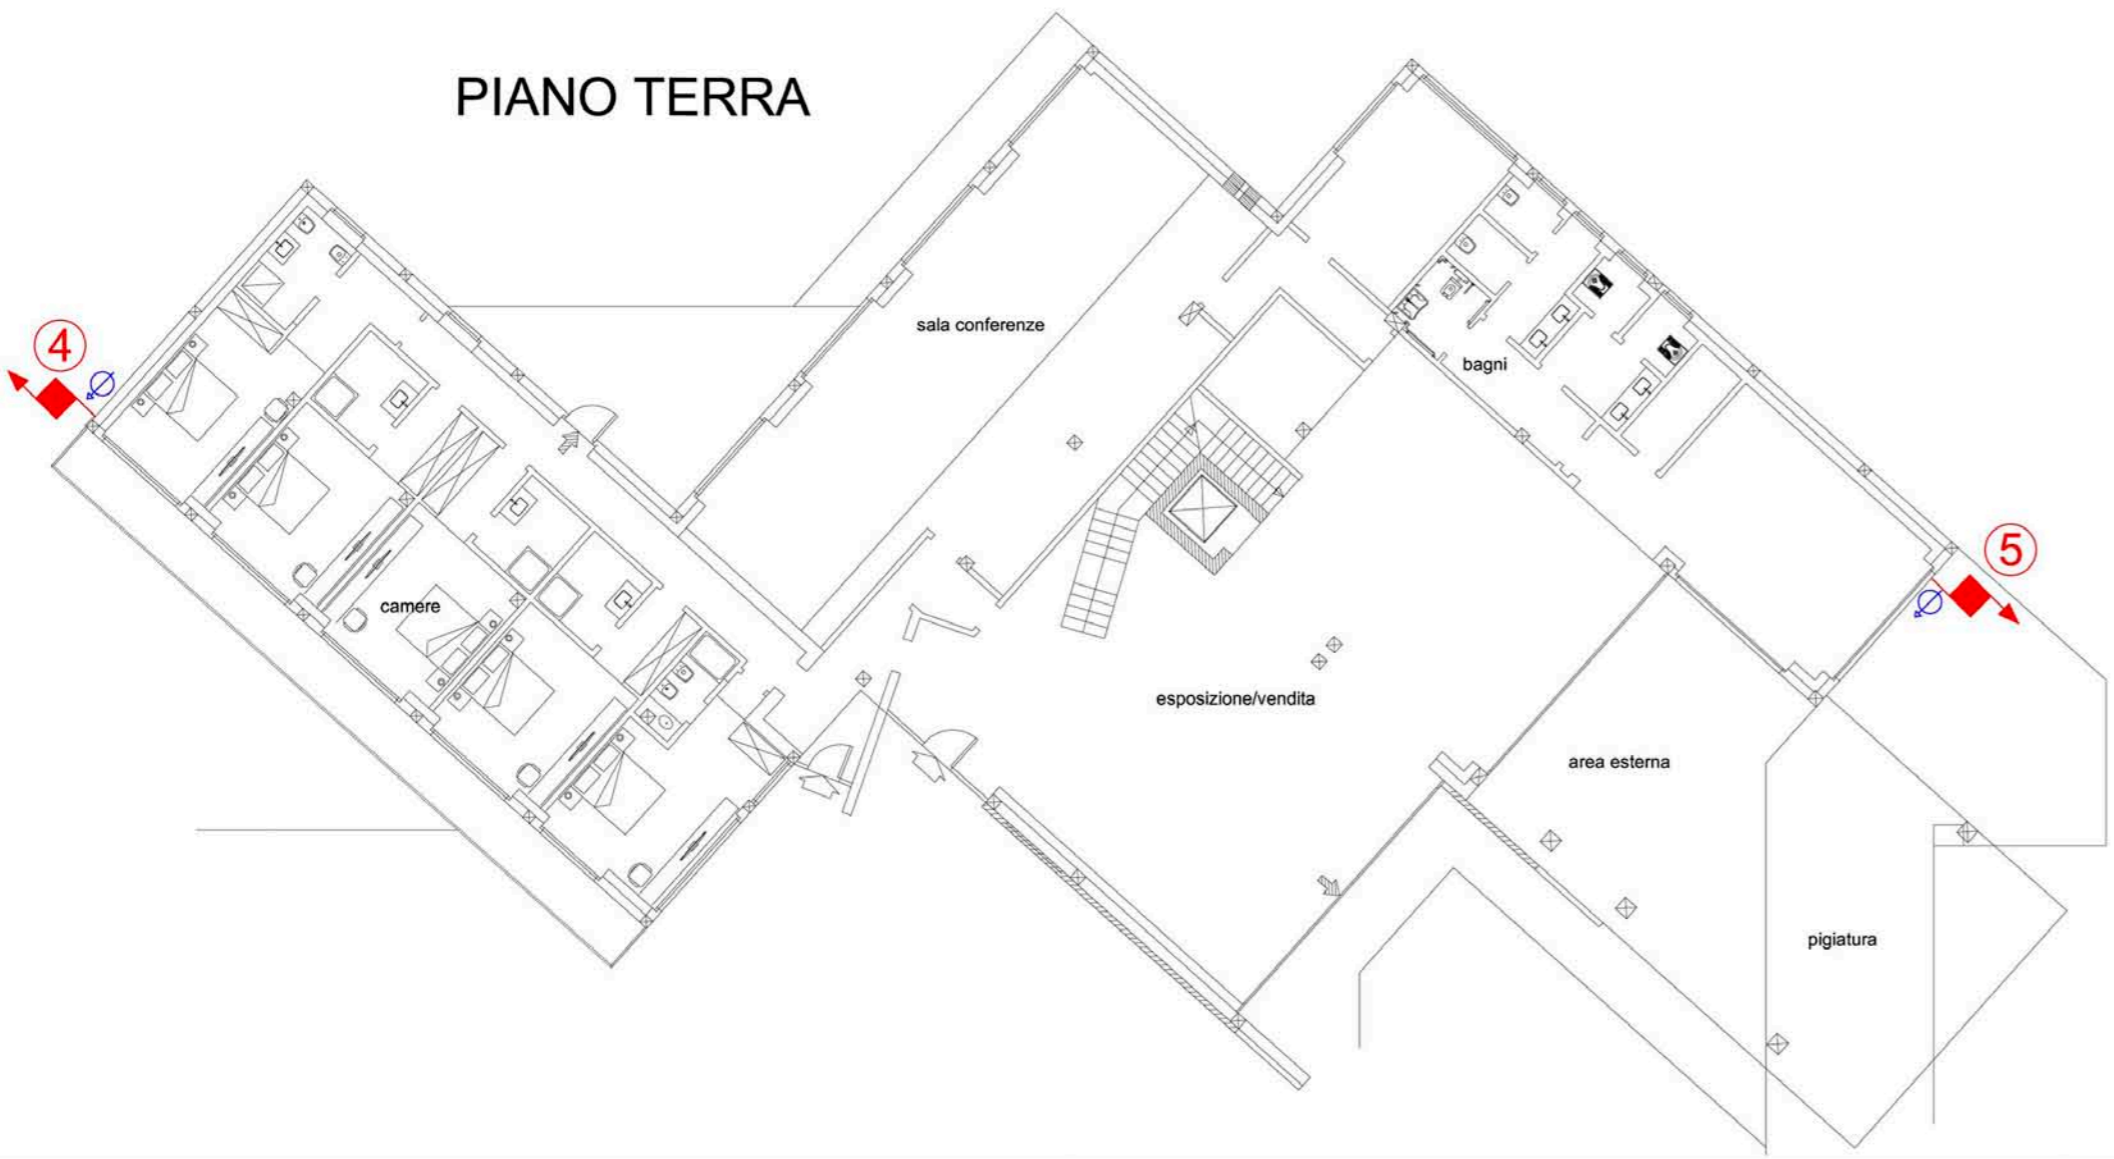

PROGETTO: **MODIFICA di DESTINAZIONE D'USO di FABBRICATO AGRICOLO ESISTENTE sito in SANTA MARIA DELLA VERSA (Pv), via BUCA n. 26 con PROCEDIMENTO di S.U.A.P. in VARIANTE al P.G.T. (art. 8 D.P.R. 160/2010 - art. 97 L.R. 12/05)**

TAVOLA: **12**

OGGETTO DEL DISEGNO: **IMPIANTI. PLANIMETRIA PIANO INTERRATO E PIANO TERRA RETE IDRICA ANTINCENDIO**

	BMG PROGECO S.R.L. P.le Cesare Battisti, 12 25128 BRESCIA Tel.030/3700337 Fax 030/3392322 E-Mail bmg.progeco@gringiani.it - bmgprogeco@pec.it		
	Cliente Società Agricola Brambilla Vigne Olcru Srl Via Torino n° 34 - Casteggio (PV)	Descrizione Progetto rete idrica antincendio Planimetria generale interrato e p. terra Via Buca Santa Maria della Versa (PV)	
Approvato da Ing. Roberto Gringiani	Controllato da Ing. Roberto Gringiani Disegnato da Luzzardi Per.Ind. Nicola	Data Marzo 2013 Data revisione	Commessa 021-12 Scala 1:200

A termine di Legge si riserva la proprietà di questo disegno con il divieto di riprodurlo o renderlo comunque noto a terzi senza nostra autorizzazione scritta.

ELABORAZIONI GRAFICHE: BMG PROGECO S.R.L. - P.le Cesare Battisti, 12 - 25128 BRESCIA - Tel. 030.3700337 - Fax 030.3392322 - E-mail: ing.roberto@gringiani.it